


NUMERI UTILI	
CARABINIERI	112
POLIZIA	113
EMERGENZA SANITARIA	118
VIGILI DEL FUOCO	115


- LEGENDA**
- IDRANTE
  - ESTINTORE
  - VIE DI ESODO
  - USCITA DI EMERGENZA
  - PUNTO DI RACCOLTA

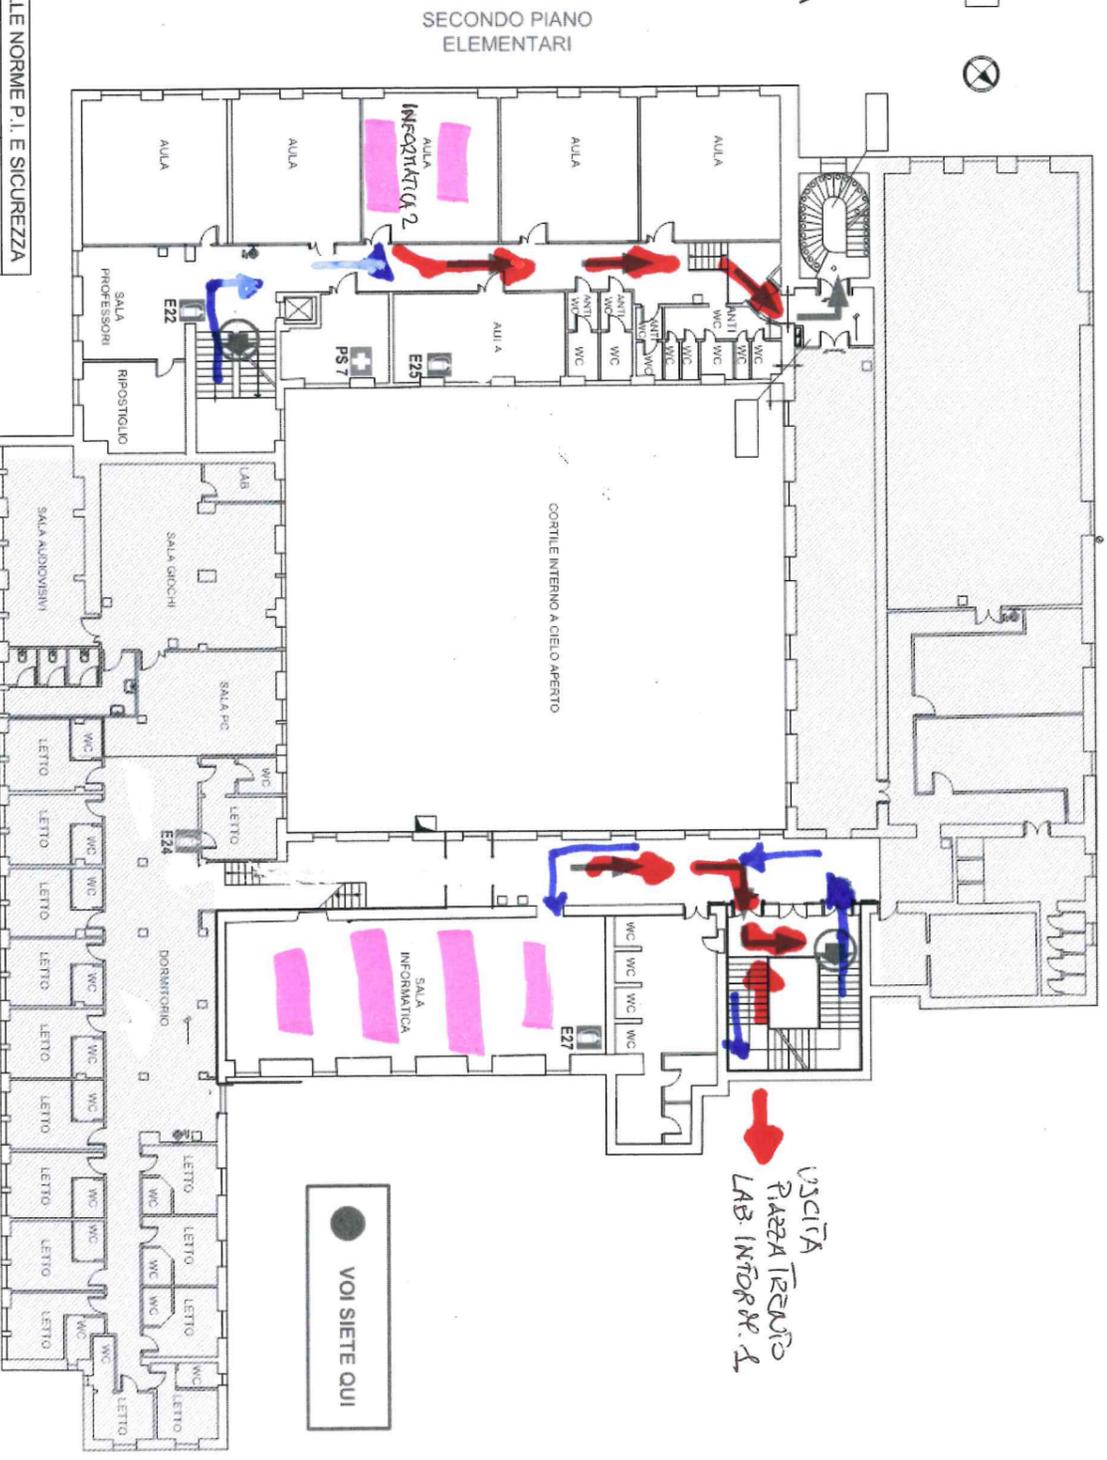

LAVORI DI ADEGUAMENTO ALLE NORME P. I. E SICUREZZA  
 CONVITTO NAZIONALE "AMEDEO DI SAVOIA"  
PIAZZA GARIBOLDI 4, TORINO I, DAL  
 SCALA 1:200

NUMERI UTILI	
CARABINIERI	112
POLIZIA	113
EMERGENZA SANITARIA	118
VIGILI DEL FUOCO	115

- LEGENDA**
- IDRANTE
  - ESTINTORE
  - VIE DI ESODO
  - USCITA DI EMERGENZA
  - PUNTO DI RACCOLTA

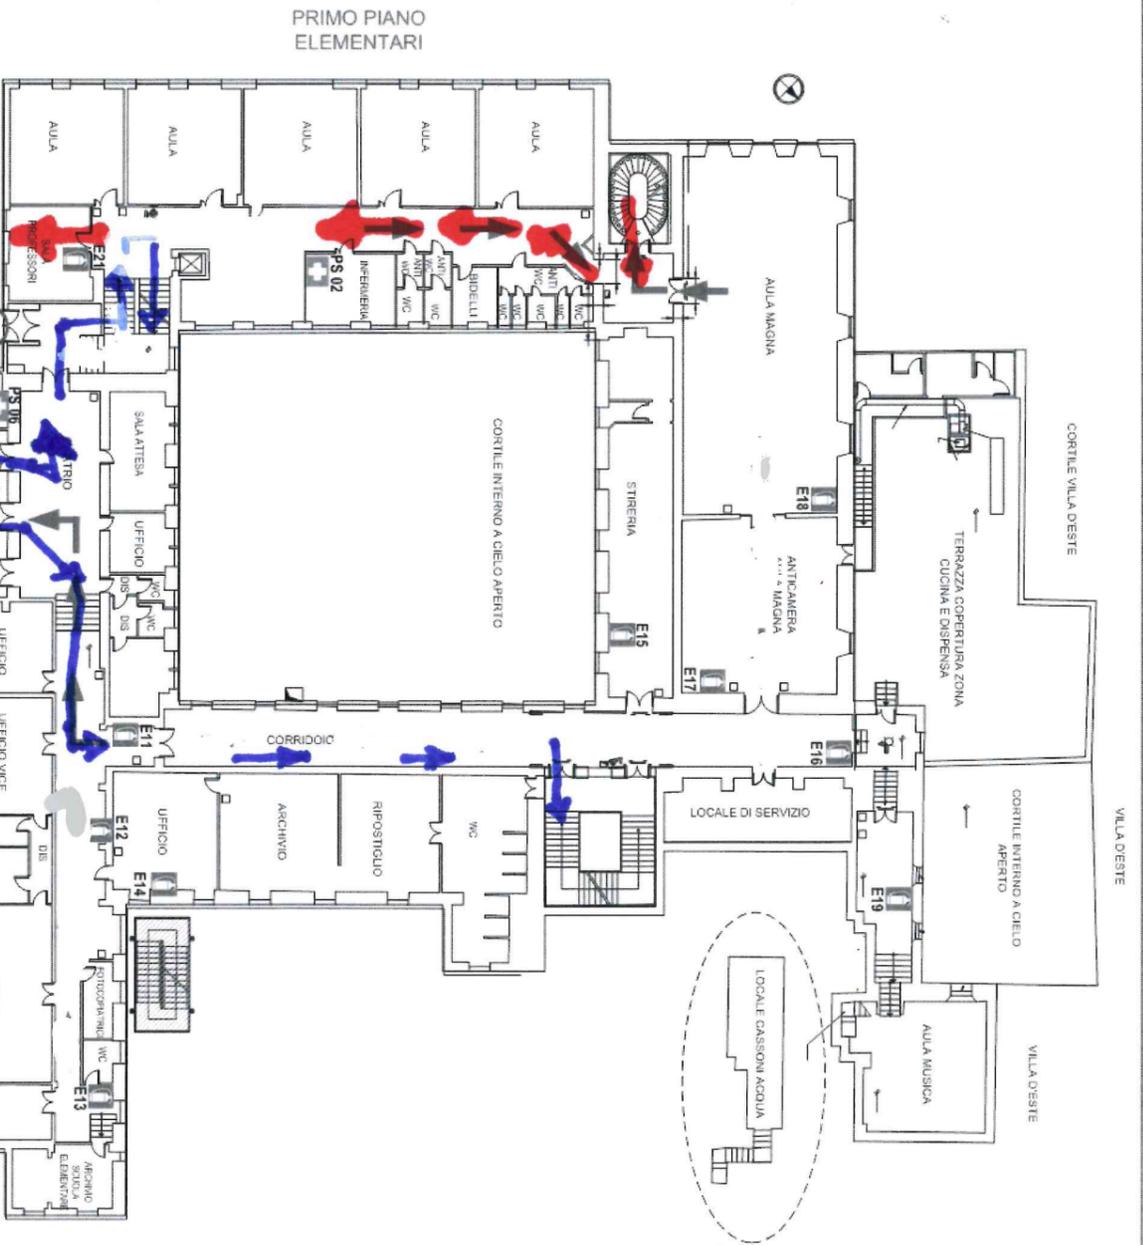

LAVORI DI ADEGUAMENTO ALLE NORME P. I. E SICUREZZA  
 CONVITTO NAZIONALE "AMEDEO DI SAVOIA"  
 PIAZZA GARIBOLDI 4, TORINO (RM)  
 PRIMO STRALCIO - LOTTO FUNZIONALE  
 PIANO RIALZATO  
 SCALA 1:200  
 PROGETTO  
 DATA: 15-01-09

PIANTA PIANO RIALZATO